



COMUNE DI BIBBIANO

Provincia di Reggio Emilia

Piazza Damiano Chiesa n.2, 42021 Bibbiano (Reggio Emilia)

Tel. 0522 253221, Fax 0522 883505

www.comune.bibbianore.it - email lavori.pubblica@comune.bibbianore.it



Finanziato
dall'Unione europea

NextGenerationEU

REALIZZAZIONE DI LOCALI PER LA MENSA DELLA SCUOLA SECONDARIA DI PRIMO GRADO "DANTE ALIGHIERI" DEL COMUNE DI BIBBIANO (RE)

CUP C65E22000320006

INTERVENTO FINANZIATO CON FONDI PNRR -
NEXT GENERATION EU - ITALIA - MISSIONE 4, COMPONENTE 1, INVESTIMENTO 1.2

Committenza:

Comune di Bibbiano (RE)

Responsabile Unico del Procedimento: Ing. Junior Ivan Tamagnini

Responsabile del Servizio 3 A "Gestione del Patrimonio - Espropri" del Comune di Bibbiano (RE)

PROGETTISTA

Gasparini Associati

studio di ingegneria e architettura

di Piero A. Gasparini e Ilaria Gasparini

Via E. Petrolini n.14/A 42122 REGGIO EMILIA

TEL: 0522/557508 FAX: 0522/557556

E-MAIL: edilizia@gaspariniassociati.it

P.IVA: 02532680358

COORDINATORE GRUPPO DI PROGETTAZIONE

Arch. Ilaria Gasparini

PROGETTO ARCHITETTONICO E STRUTTURALE

Arch. Stefano Fasini

Arch. Martina Mammoli

Ing. Martina Malagoli

PROGETTO IMPIANTI MECCANICI

Ing. Federico Mattioli

PROGETTO IMPIANTI ELETTRICI

Per. Ind. Corrado Bonacini

TITOLO

STATO DI PROGETTO
ABACO CONTROSOFFITTI

EMISSIONE

progettazione definitiva - esecutiva

DATA

maggio 2023

SCALA

1:100
1:10
1:5


TAVOLA

A.06

Il contenuto di questo documento è da ritenersi riservato e non può essere divulgato a terzi senza una autorizzazione formale della proprietà e dei progettisti.
Anche in caso di autorizzazione è obbligatorio citare la committenza, il progettista e l'esecutore.


PARTICOLARE A _ scala 1:10

Aggancio controsoffitto modulare

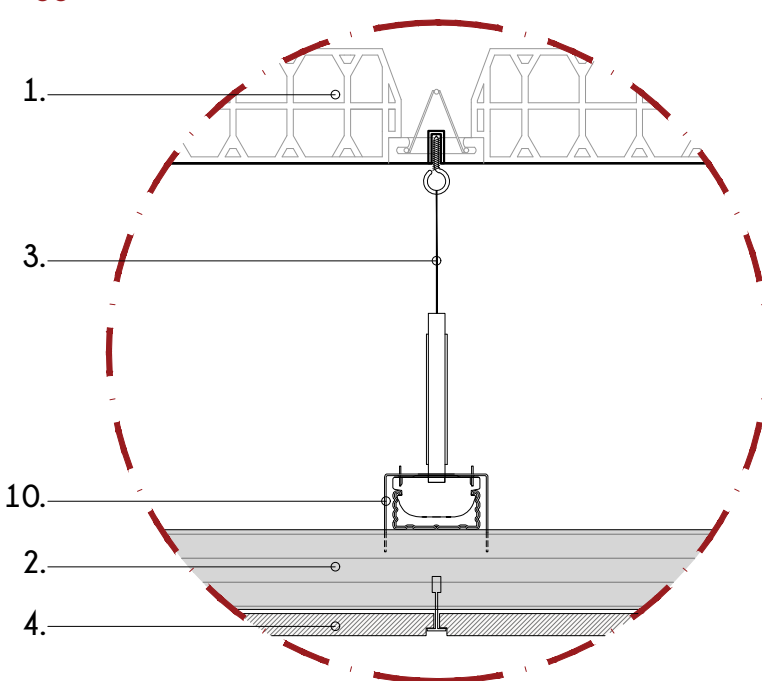

PARTICOLARE B _ scala 1:10

Aggancio controsoffitto monolitico alla muratura esterna




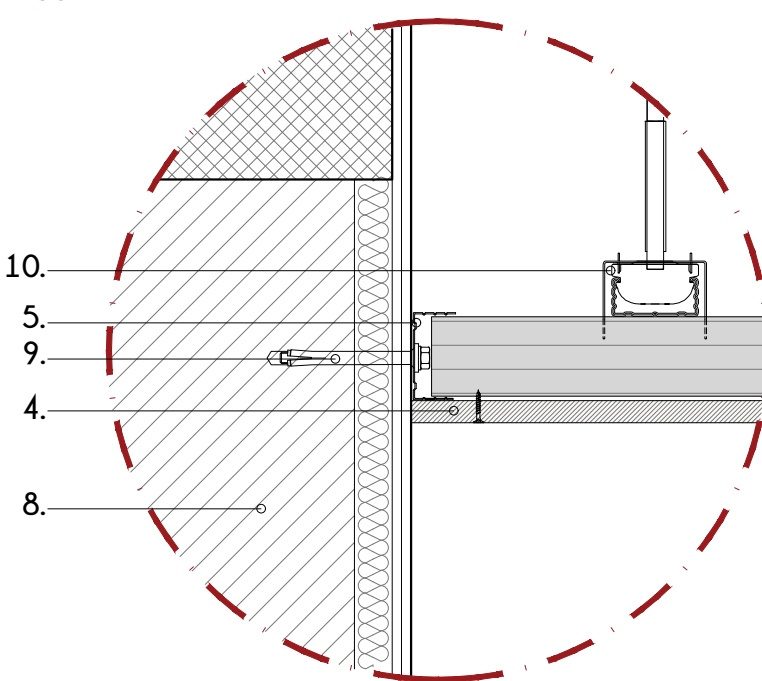


LEGENDA

- solaio
- struttura metallica di sostegno (orditura secondaria)
- pendini metallici
- controsoffitto in pannelli di fibre minerali
- profilo metallico di fissaggio
- vite
- parete interna
- muratura esterna
- tassello
- orditura primaria


PARTICOLARE C _ scala 1:5

Aggancio controsoffitto a parete divisoria interna

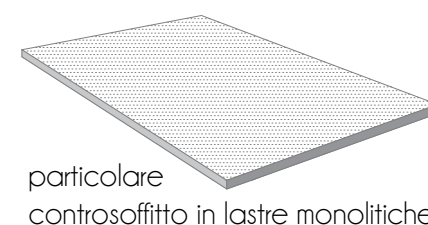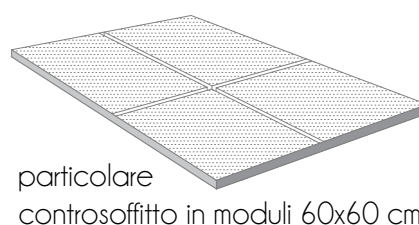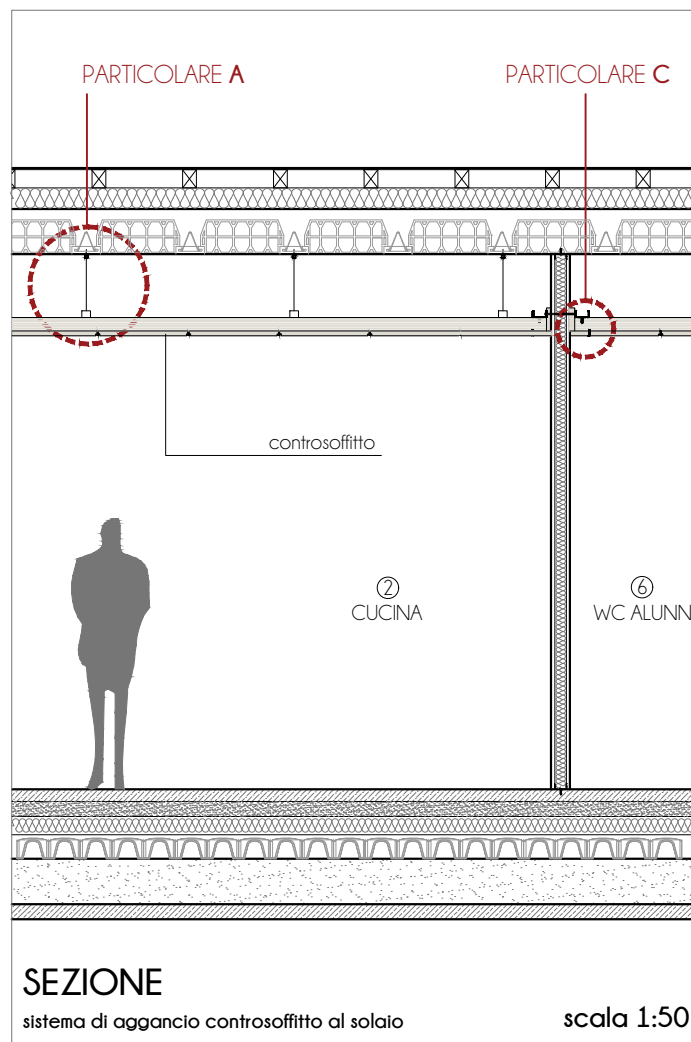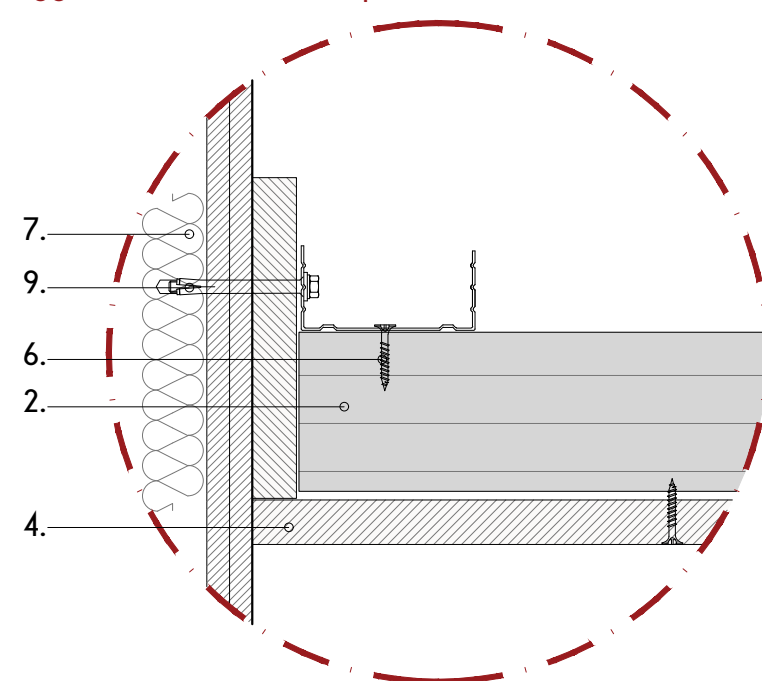

CONTROSOFFITTO MODULARE 60X60cm _ scala 1:20


(Rif voce di computo: A09.013.005.b, A09.013.015.a)

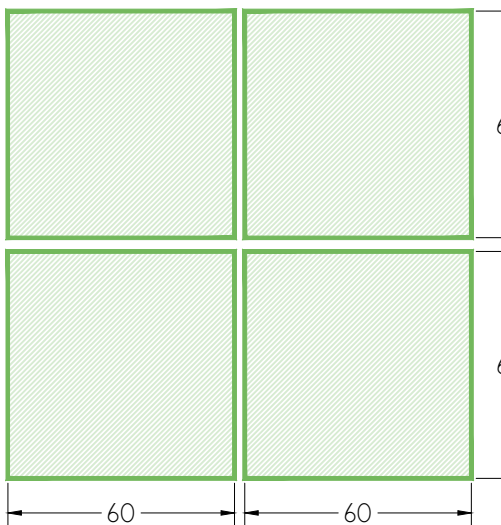

TIPOLOGIA PROPOSTA:

Controsoffitto fonoassorbente in pannelli di fibre minerali di tipo EUROACUSTIC TONGA o similare con modulo 60x60 cm, spessore 15 mm, reazione al fuoco classe A2-s1, d0, REI 180, con altezza finita a 3,00 mt. Il colore è a scelta del DL tra quanto disponibile.

CONTROSOFFITTO MONOLITICO _ scala 1:20

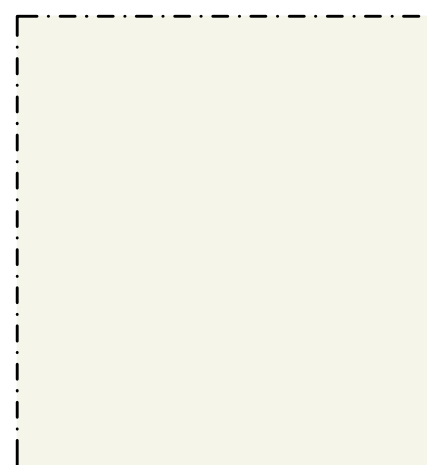


TIPOLOGIA PROPOSTA:

Controsoffitto in lastre monolitiche di cartongesso di spessore 15 mm, tipo A a norma EN 520, reazione al fuoco B Euroclasse A2, s1-d0, rispondenti ai CAM (Criteri Ambientali Minimi), con altezza finita a 3,00 mt. Il colore è a scelta del direttore lavori, che potrà decidere tra tutta la gamma cromatica disponibile. Il controsoffitto sarà dotato di velette rettilinee per raccordare i salti di quota presenti realizzati a piè d'opera in impasto gessoso rinforzato con fibra vegetale ed armate con tondini di acciaio zincato.

INTONACO + TINTEGGIATURA _ scala 1:20

(Rif voce di computo: A20.001.030, A20.010.005.c)

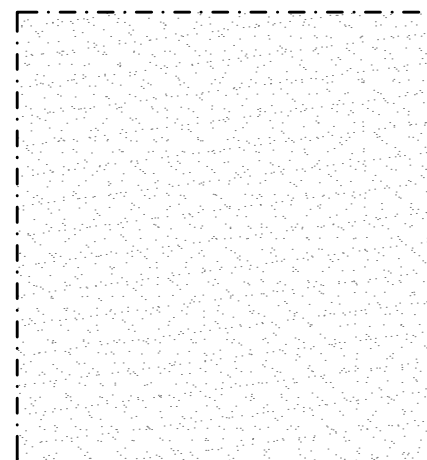

TIPOLOGIA PROPOSTA:

Fondo impregnante all'acqua all'acqua a base di silicati, a base di una combinazione di legante e sol di silicato, trasparente, ad alta penetrazione, applicato in una mano a pennello, a rullo o a spruzzo.

+

Tinteggiatura con idropittura lavabile germicida-fungicida di superfici a due mani a coprire, applicata a pennello, a rullo o a spruzzo.

codice	locale	Q	M	I
①	REFEZIONE	●	●	
②	CUCINA	●		
③	DISPENSA	●		
④	SPOGLIATORIO ADDETTI	●		
⑤	WC ADDETTI	●		
⑥	WC ALUNNI	●		
⑦	RIPOSTIGLIO	●		
⑧	LOCALE TECNICO			●


Q controsoffitto modulare
M controsoffitto monolitico
I intonaco

LEGENDA APPARECCHI MECCANICI

- griglia di ripresa aria esausta dim. 60x60 cm
- griglia di ripresa aria esausta dim. 30x30 cm

LEGENDA APPARECCHI ELETTRICI INTERNI

- N°12 Corpo illuminante, 2 moduli LED lineari 840, in alluminio verniciato a polvere da Incasso/sospensione tramite accessorio
- N°4 Corpo illuminante, 3 moduli LED lineari da 10W/840, in acciaio zincato a caldo, cablaggio elettronico DALI 230V 50/60Hz, da incasso.
- N°1 Apparecchio illuminante con 2 moduli LED lineari
- N°10 Corpo illuminante da incasso in alluminio pressofuso, sorgenti SMD LED 24W ad alta efficienza

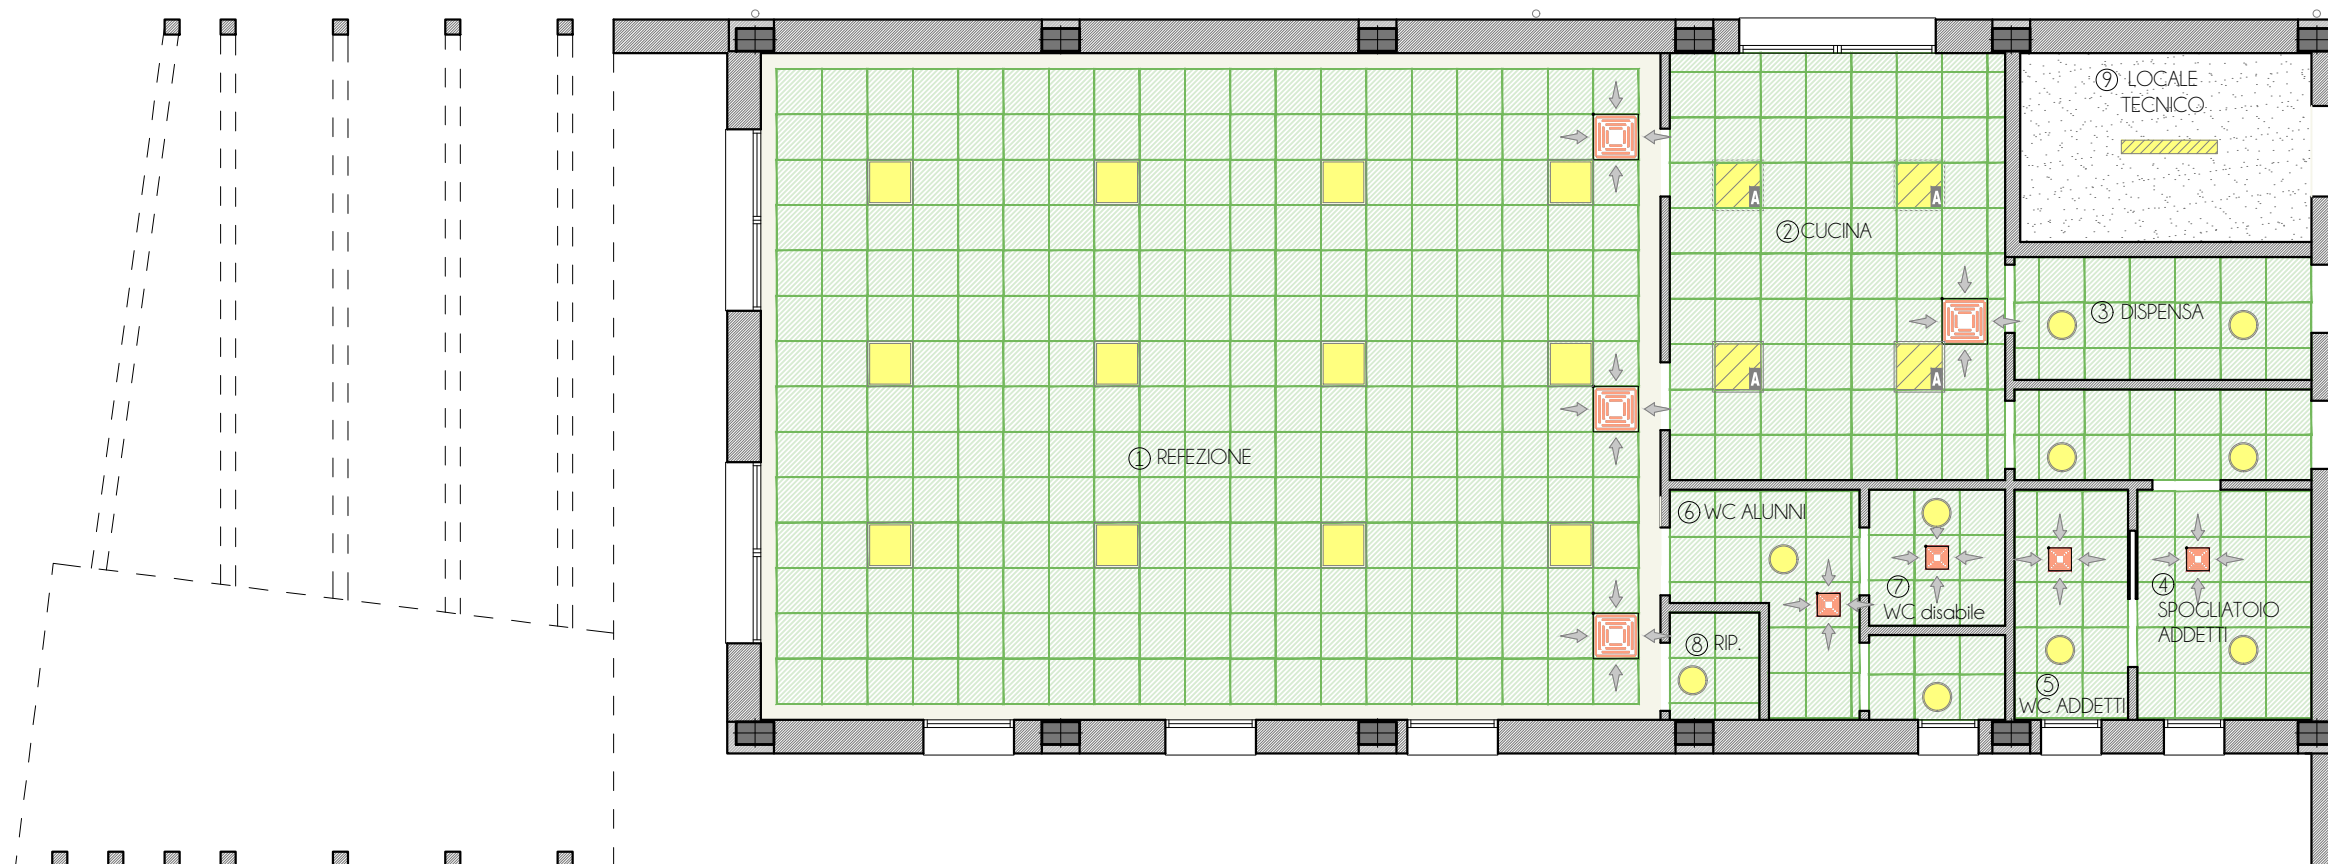


PIANTA PIANO TERRA

scala 1:100



NB: Si precisa che l'Appaltatore sarà tenuto all'esecuzione di tutti i raccordi tra controsoffitti per dare il lavoro finito alla perfetta regola d'arte senza che ciò costituisca onere suppletivo per la stazione appaltante, nonché alla realizzazione dei fori e delle aperture sui controsoffitti medesimi per la collocazione degli impianti. Tutte le lavorazioni di preparazione e successiva posa di tali elementi (impiantistica elettrica compresi corpi illuminanti e meccanica) sono da intendersi incluse nell'appalto e non costituiranno onere suppletivo per la stazione appaltante medesima.

CASO A) CONTROSOFFITTO

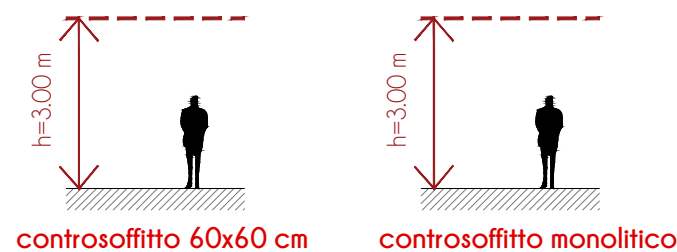

CASO B) TINTEGGIO

