

COMUNE DI BIBBIANO

Provincia di Reggio Emilia

Piazza Damiano Chiesa n.2, 42021 Bibbiano (Reggio Emilia)

Tel. 0522 253221, Fax 0522 883505

www.comunebibbiano.re.it - email lavori.pubblica@comunebibbiano.re.it

Finanziato dall'Unione europea

NextGenerationEU

REALIZZAZIONE DI LOCALI PER LA MENSA DELLA SCUOLA SECONDARIA DI PRIMO GRADO "DANTE ALIGHIERI" DEL COMUNE DI BIBBIANO (RE)

CUP C65E22000320006

INTERVENTO FINANZIATO CON FONDI PNRR - NEXT GENERATION EU - ITALIA - MISSIONE 4, COMPONENTE 1, INVESTIMENTO 1.2

Comittenza:

Comune di Bibbiano (RE)

Responsabile Unico del Procedimento: Ing. Junior Ivan Tamagnini

Responsabile del Servizio 3 A "Gestione del Patrimonio - Espropri" del Comune di Bibbiano (RE)

PROGETTISTA

Gasparini Associati

studio di ingegneria e architettura

di Piero A. Gasparini e Ilaria Gasparini

Via E. Petrolini n.14/A 42122 REGGIO EMILIA

TEL: 0522/557508 FAX: 0522/557556

E-MAIL: edilizia@gaspariniassociati.it

P.IVA: 02532680358

COORDINATORE GRUPPO DI PROGETTAZIONE

Arch. Ilaria Gasparini

PROGETTO ARCHITETTONICO E STRUTTURALE

Arch. Stefano Fasini

Arch. Martina Mammoli

Ing. Martina Malagoli

PROGETTO IMPIANTI MECCANICI

Ing. Federico Mattoli

PROGETTO IMPIANTI ELETTRICI

Per. Ind. Corrado Bonacini

TIMBRI

TITOLO

IMPIANTO DI ESTRAZIONE ARIA ESAUSTA, IMPIANTO DI IMMISSIONE ARIA DI RINNOVO

EMISSIONE

progettazione definitiva - esecutiva

DATA

maggio 2023

SCALA


1:100

TAVOLA


IM.02

Il contenuto di questo documento è da ritenersi riservato e non può essere divulgato a terzi senza una autorizzazione formale della proprietà e dei progettisti. Anche in caso di autorizzazione è obbligatorio citare la committenza, il progettista e l'esecutore.

	TUBAZIONE ISOLATA DI ESPULSIONE ARIA ESAUSTA	ALDES	Ø160
	TUBAZIONE ISOLATA DI ASPIRAZIONE ARIA ESTERNA DI RINNOVO	ALDES	Ø160
	CANALE AD ALTA INDUZIONE IN LAMIERA ZINCATA MICROFORATO	KLIMAGIEL	/
	CANALIZZAZIONE IN POLIURETANO DI ASPIRAZIONE ARIA DALL'AMBIENTE	P3	A SOFFITTO
	CANALIZZAZIONE IN POLIURETANO DI IMMISSIONE ARIA IN AMBIENTE	P3	A SOFFITTO
	RISCALDATORE ELETTRICO POT. 1500/1000 W Alimentazione: 230 V COMPLETO DI PROGRAMMATORE DIGITALE	VORTICE	MICRO RAPID 1500-T VO 1000-T VO
	GRIGLIA DI RIPRESA ARIA ESAUSTA 300x300 mm, Q=500 mc/h AD ALVEARE CON CORNICE PERIMETRALE 13x13 mm	VOLTA	ALMQESC
	GRIGLIA DI RIPRESA ARIA ESAUSTA 600x600 mm, Q=2500 mc/h AD ALVEARE CON CORNICE PERIMETRALE 13x13 mm	VOLTA	ALMQESC
PCS	POMPA DI CALORE PER ACQUA CALDA SANITARIA COMPLETA DI ACCUMULO 273 l POT. TERMICA 1,95 COP. 2,91 POT. ASSORBITA 0,7 kW Dimensioni 600x1845 mm PESO 112 kg	AERMEC	SWP 301
RT	ROOFTOP A POMPA DI CALORE CON RECUPERO DI CALORE TERMODINAMICO CON RICIRCOLO, RINNOVO ED ESPULSIONE. PORTATA ARIA MANDATA 6500 mc/h ARIA RIPRESA 6500 mc/h ARIA RINNOVO 5200 mc/h PREVALENZA 250 Pa POT. TERM. (20°C Tint, -5°C Test): 67,5 kW POT. ASS. 11,8 kW POT. FRIG. (27°C Tint, 35°C Test): 84,3 kW POT. ASS. 16,9 kW ALIMENTAZIONE ELETTRICA 400V-3N-50 Hz Dim: 3400x2100x2100 H PESO: 1820 Kg	AERMEC	RTYH-05
SIMBOLI	DESCRIZIONE	DITTA o equivalente	MODELLO o equivalente
LEGENDA			

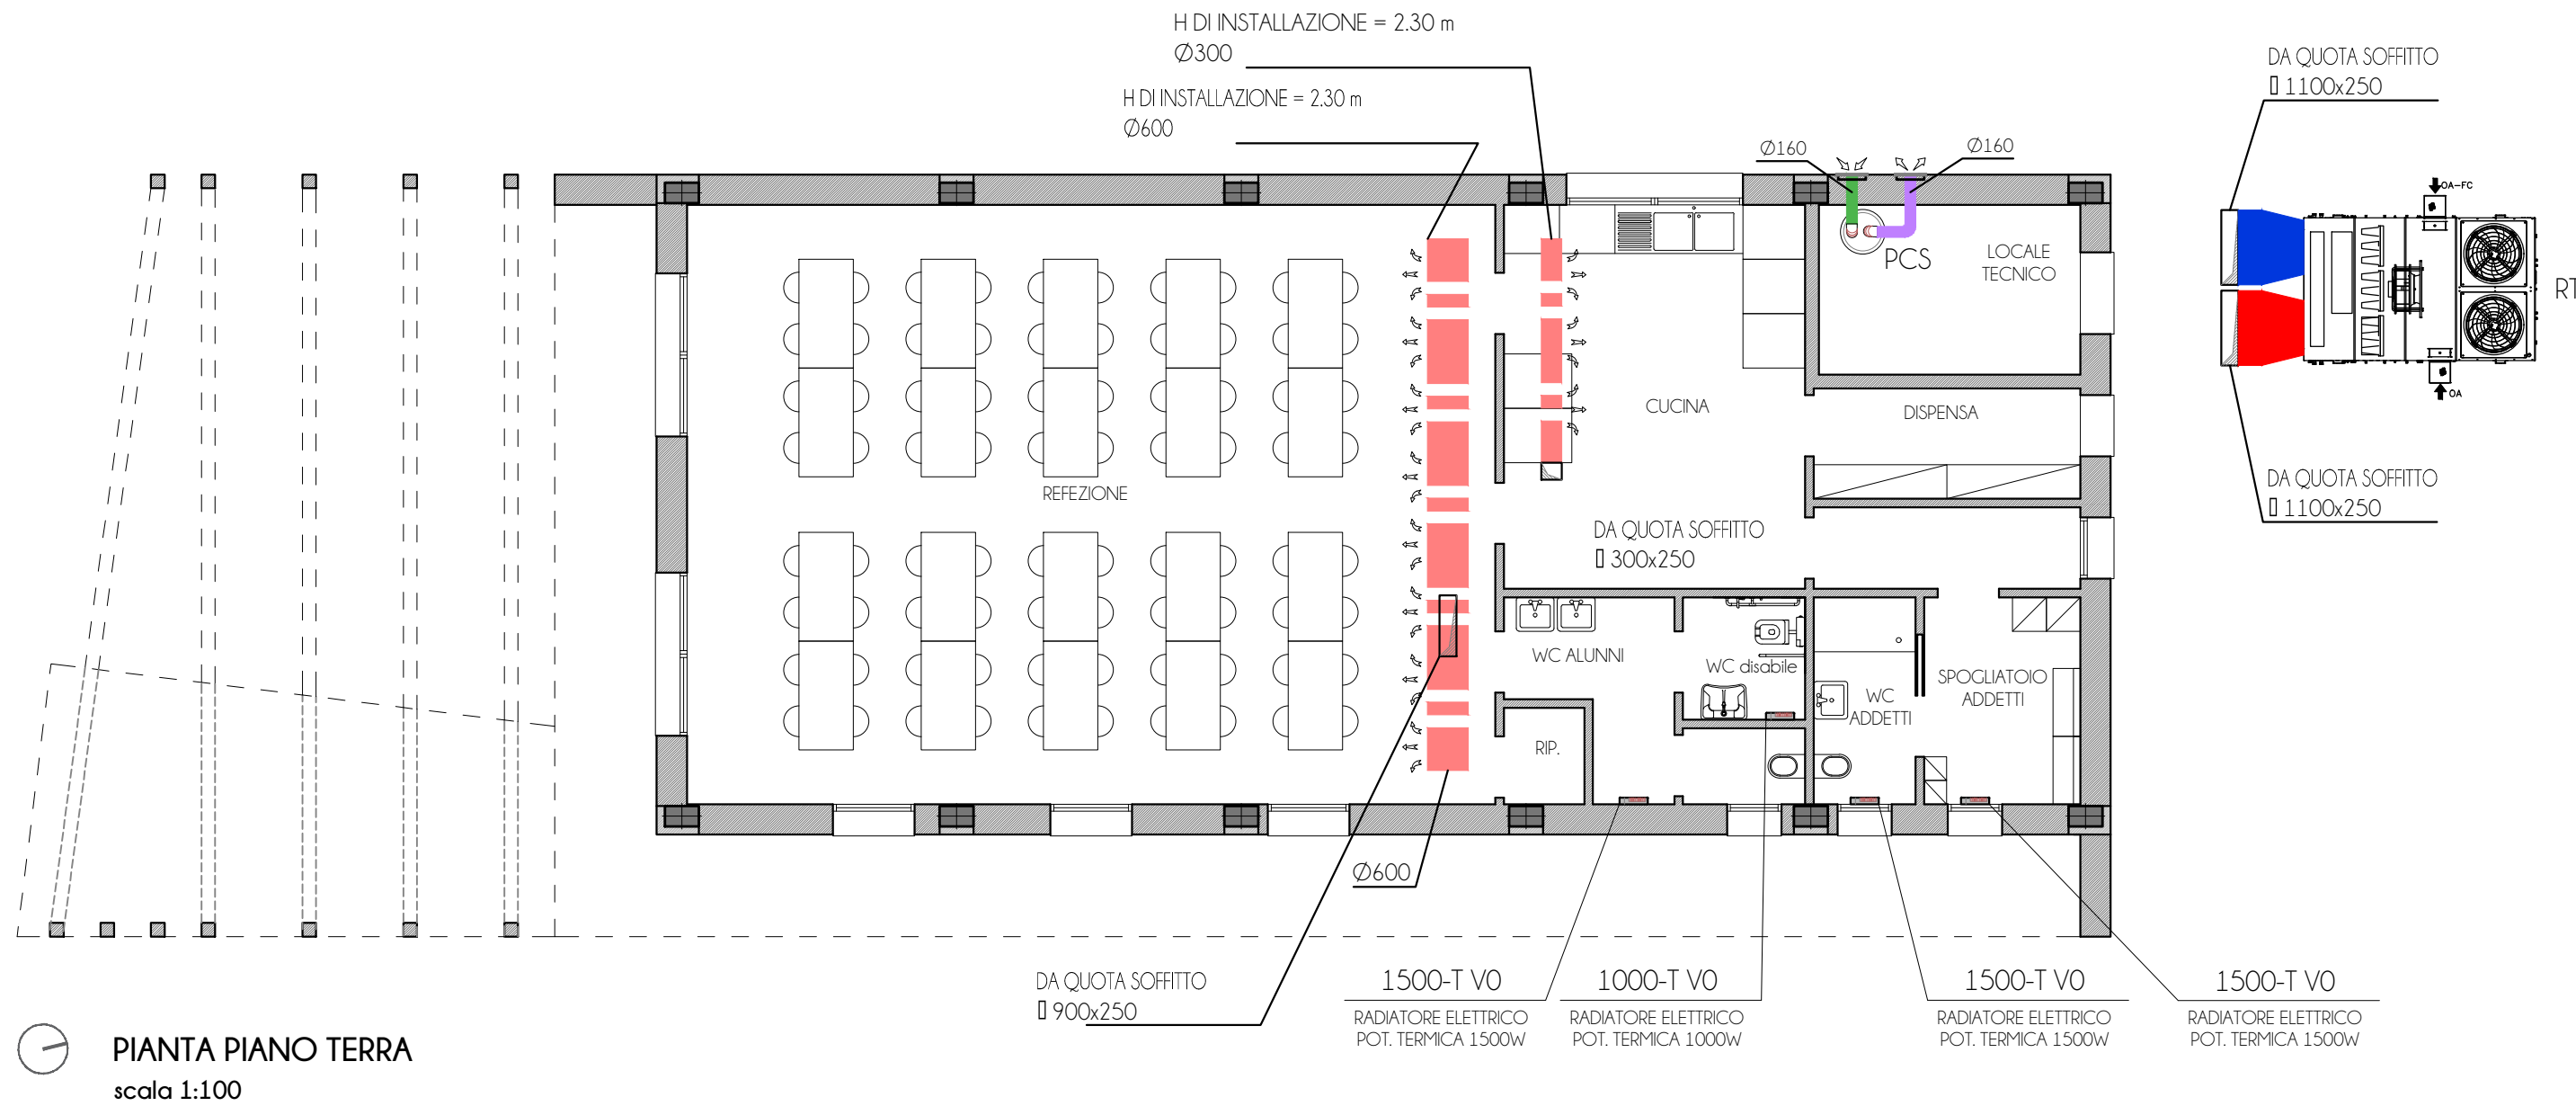

PIANTA PIANO TERRA
scala 1:100

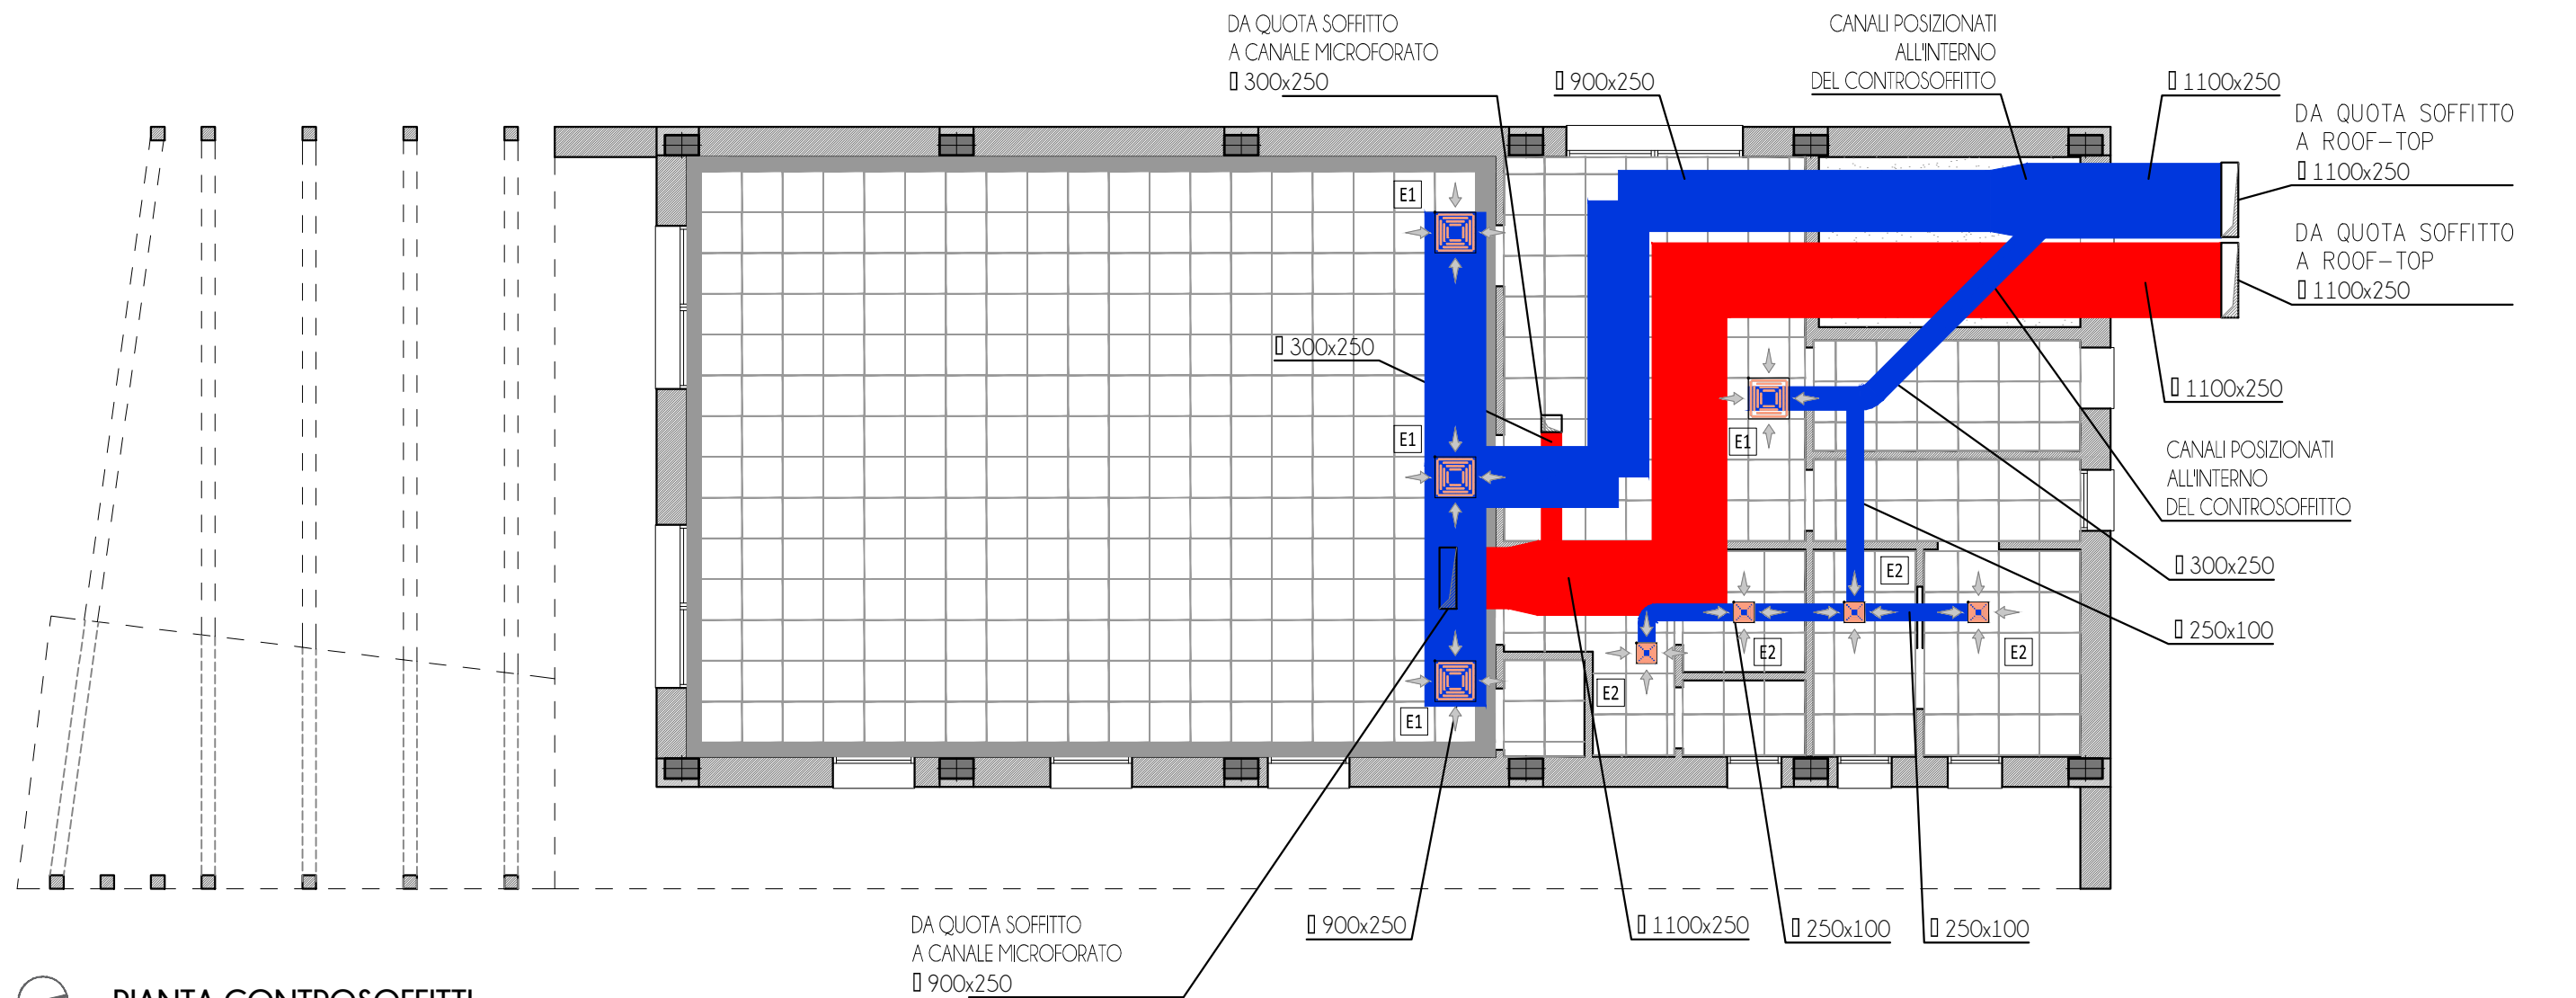

PIANTA CONTROSOFFITTI
scala 1:100