



COMUNE DI BIBBIANO
Provincia di Reggio Emilia
Piazza Damiano Chiesa n.2, 42021 Bibbiano (Reggio Emilia)
Tel. 0522 253221, Fax 0522 883505
www.comune.bibbiano.re.it - e.mail lavori.pubblici@comune.bibbiano.re.it



Finanziato
dall'Unione europea
NextGenerationEU

REALIZZAZIONE DI LOCALI PER LA MENSA
DELLA SCUOLA SECONDARIA DI PRIMO GRADO "DANTE
ALIGHIERI" DEL COMUNE DI BIBBIANO (RE)
CUP C65E22000320006

INTERVENTO FINANZIATO CON FONDI PNRR -
NEXT GENERATION EU - ITALIA - MISSIONE 4, COMPONENTE 1, INVESTIMENTO 1.2

Committenza:

Comune di Bibbiano (RE)

Responsabile Unico del Procedimento: Ing. Junior Ivan Tamagnini
Responsabile del Servizio 3 A "Gestione del Patrimonio - Espropri" del Comune di Bibbiano (RE)

PROGETTISTA

Gasparini Associati
studio di ingegneria e architettura
di Piero A. Gasparini e Ilaria Gasparini

Via E. Petrolini n.14/A 42122 REGGIO EMILIA
TEL: 0522/557508 FAX: 0522/557556
E-MAIL: edilizia@gaspariniassociati.it
P.IVA: 02532680358

COORDINATORE GRUPPO DI PROGETTAZIONE
Arch. Ilaria Gasparini

PROGETTO ARCHITETTONICO E STRUTTURALE
Arch. Stefano Fascini
Arch. Martina Marmoli
Ing. Martina Malagoli

PROGETTO IMPIANTI MECCANICI
Ing. Federico Mattioli

PROGETTO IMPIANTI ELETTRICI
Per. Ind. Corrado Bonacini

TIMBRI



TITOLO

IMPIANTO IDRICO SANITARIO, RETI DI DISTRIBUZIONE
AL PIANO TERRA E SCARICHI

EMISSIONE	DATA
progettazione definitiva - esecutiva	maggio 2023

SCALA
1:100


TAVOLA
IM.03

Il contenuto di questo documento è da ritenersi riservato e non può essere divulgato a terzi senza una autorizzazione formale della proprietà e dei progettisti.
Anche in caso di autorizzazione è obbligatorio citare la committenza, il progettista e l'esecutore.

di Piero A. Gasparini e Ilaria Gasparini

studio di ingegneria e architettura

Gasparini Associati

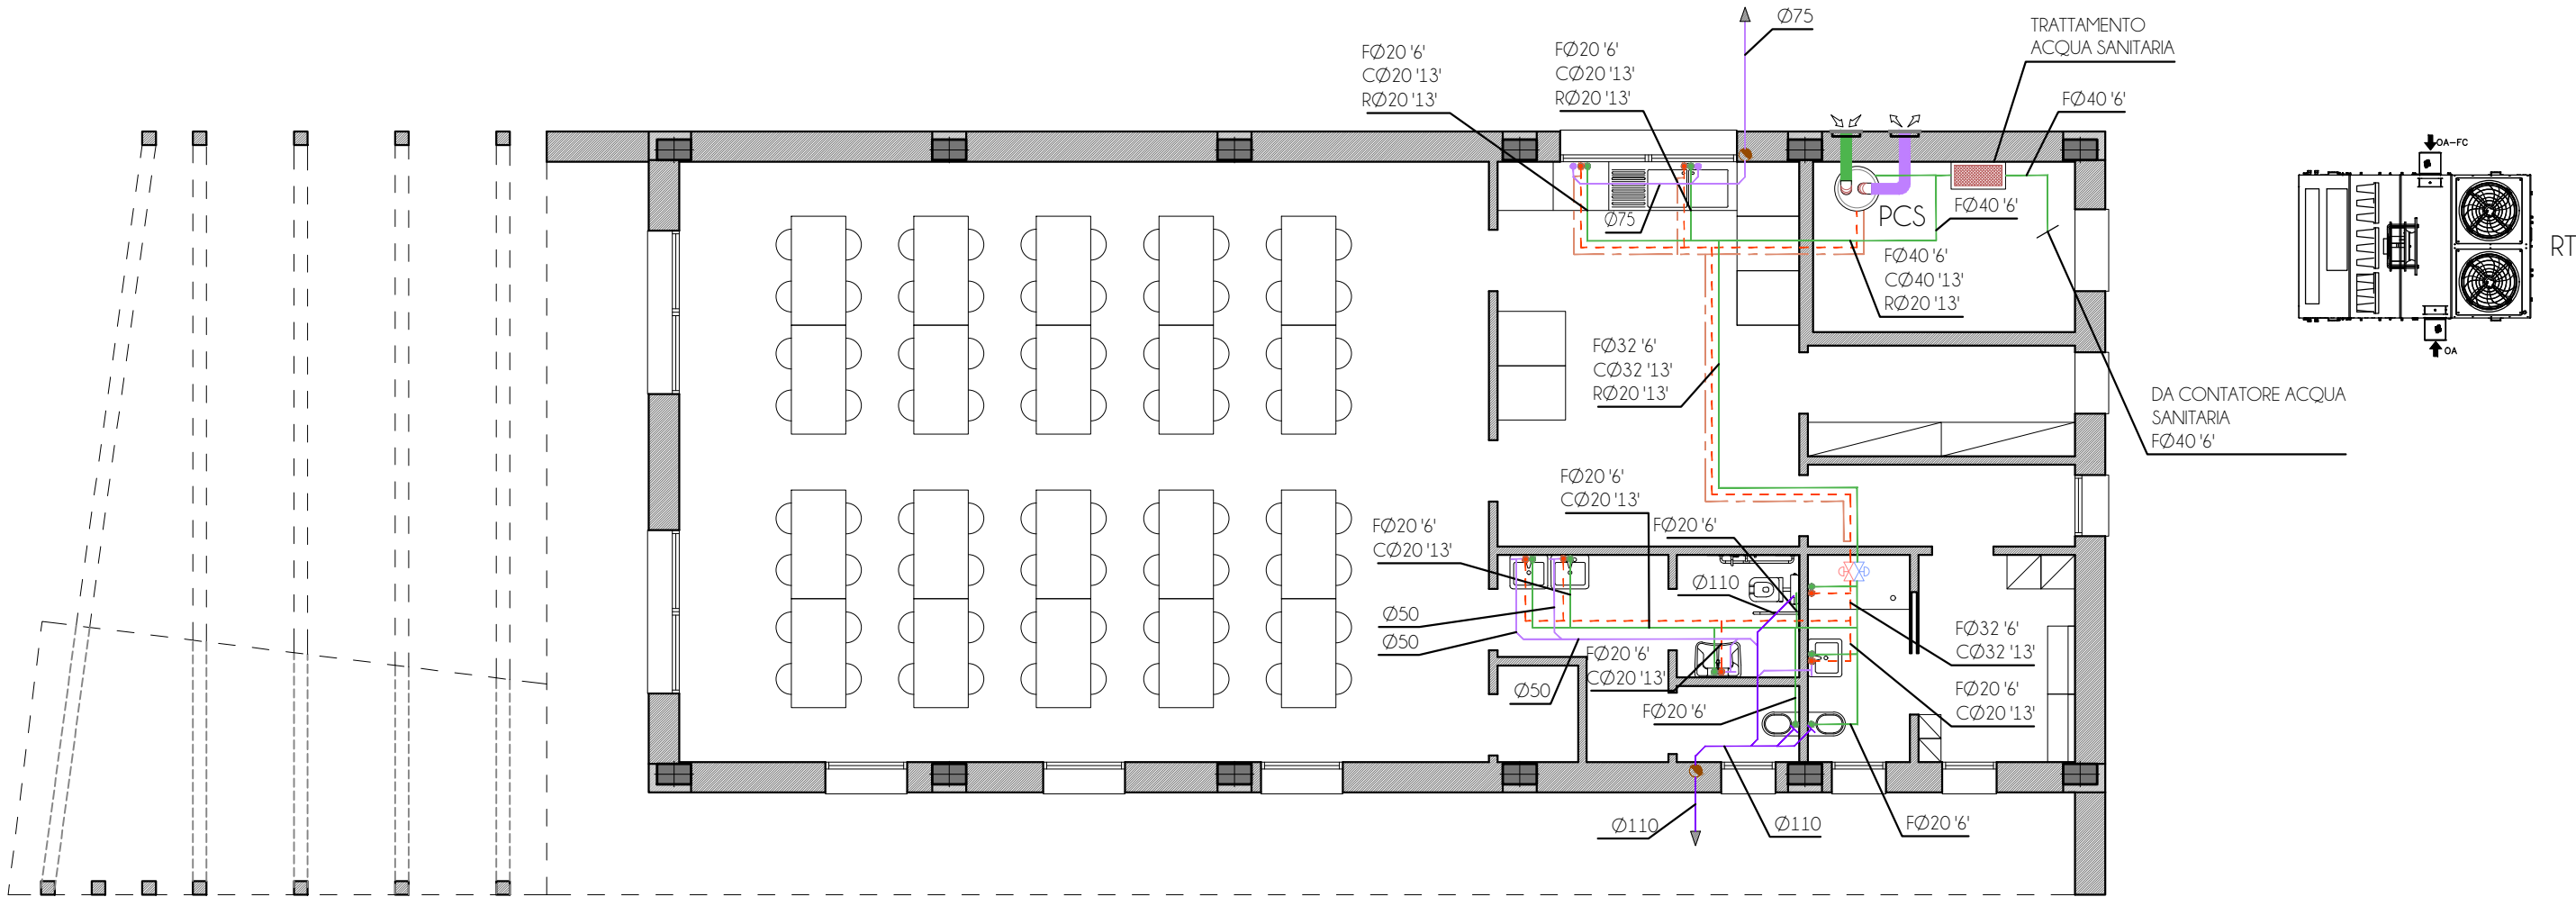

PIANTA PIANO TERRA
scala 1:100

	S.V.	IDENTIFICAZIONE COLONNA DI SCARICO E/O VENTILAZIONE DA TERRA A COPERTURA IN POLIETILENE ISOLATA ACUSTICAMENTE	GEBERIT	SILENT Ø75
	S.V.	IDENTIFICAZIONE COLONNA DI SCARICO E/O VENTILAZIONE DA TERRA A COPERTURA IN POLIETILENE ISOLATA ACUSTICAMENTE	GEBERIT	SILENT Ø110
		TUBAZIONE DI SCARICO IN POLIETILENE A SILDARE DISTRIBUZIONE A PAVIMENTO	GEBERIT	SILENT DB 20
		TUBAZIONE IN POLIPROPILENE ATOSSICO COIBENTATA ACQUA RICIRCOLO	/	Ø=Diametro 'XX'=Isolante
		TUBAZIONE IN POLIPROPILENE ATOSSICO COIBENTATA ACQUA CALDA SANITARIA	/	Ø=Diametro 'XX'=Isolante
		TUBAZIONE IN POLIPROPILENE ATOSSICO COIBENTATA ACQUA FREDDA SANITARIA	/	Ø=Diametro 'XX'=Isolante
		SARACINESCA DA INCASSO CON CAPPuccio CROMATO	/	/
PCS		POMPA DI CALORE PER ACQUA CALDA SANITARIA COMPLETA DI ACCUMULO 273 l POT. TERMICA 1,95 COP. 2,91 POT. ASSORBITA 0,7 kW Dimensioni 600x1845 mm PESO 112 kg	AERMEC	SWP 301
RT		ROOFTOP A POMPA DI CALORE CON RECUPERO DI CALORE TERMODINAMICO CON RICIRCOLO, RINNOVO ED ESPULSIONE. PORTATA ARIA MANDATA 6500 mc/h ARIA RIPRESA 6500 mc/h ARIA RINNOVO 5200 mc/h PREVALENZA 250 Pa POT. TERM. (20°C Tint, -5°C Test): 67,5 kW POT. ASS. 11,8 kW POT. FRIG. (27°C Tint, 35°C Test): 84,3 kW POT. ASS. 16,9 kW ALIMENTAZIONE ELETTRICA 400V-3N-50 Hz Dim: 3400x2100x2100 H PESO: 1820 Kg	AERMEC	RTYH-05
SIMBOLI		DESCRIZIONE	DITTA o equivalente	MODELLO o equivalente
LEGENDA				