


PLANIMETRIA GENERALE
scala 1:1.000

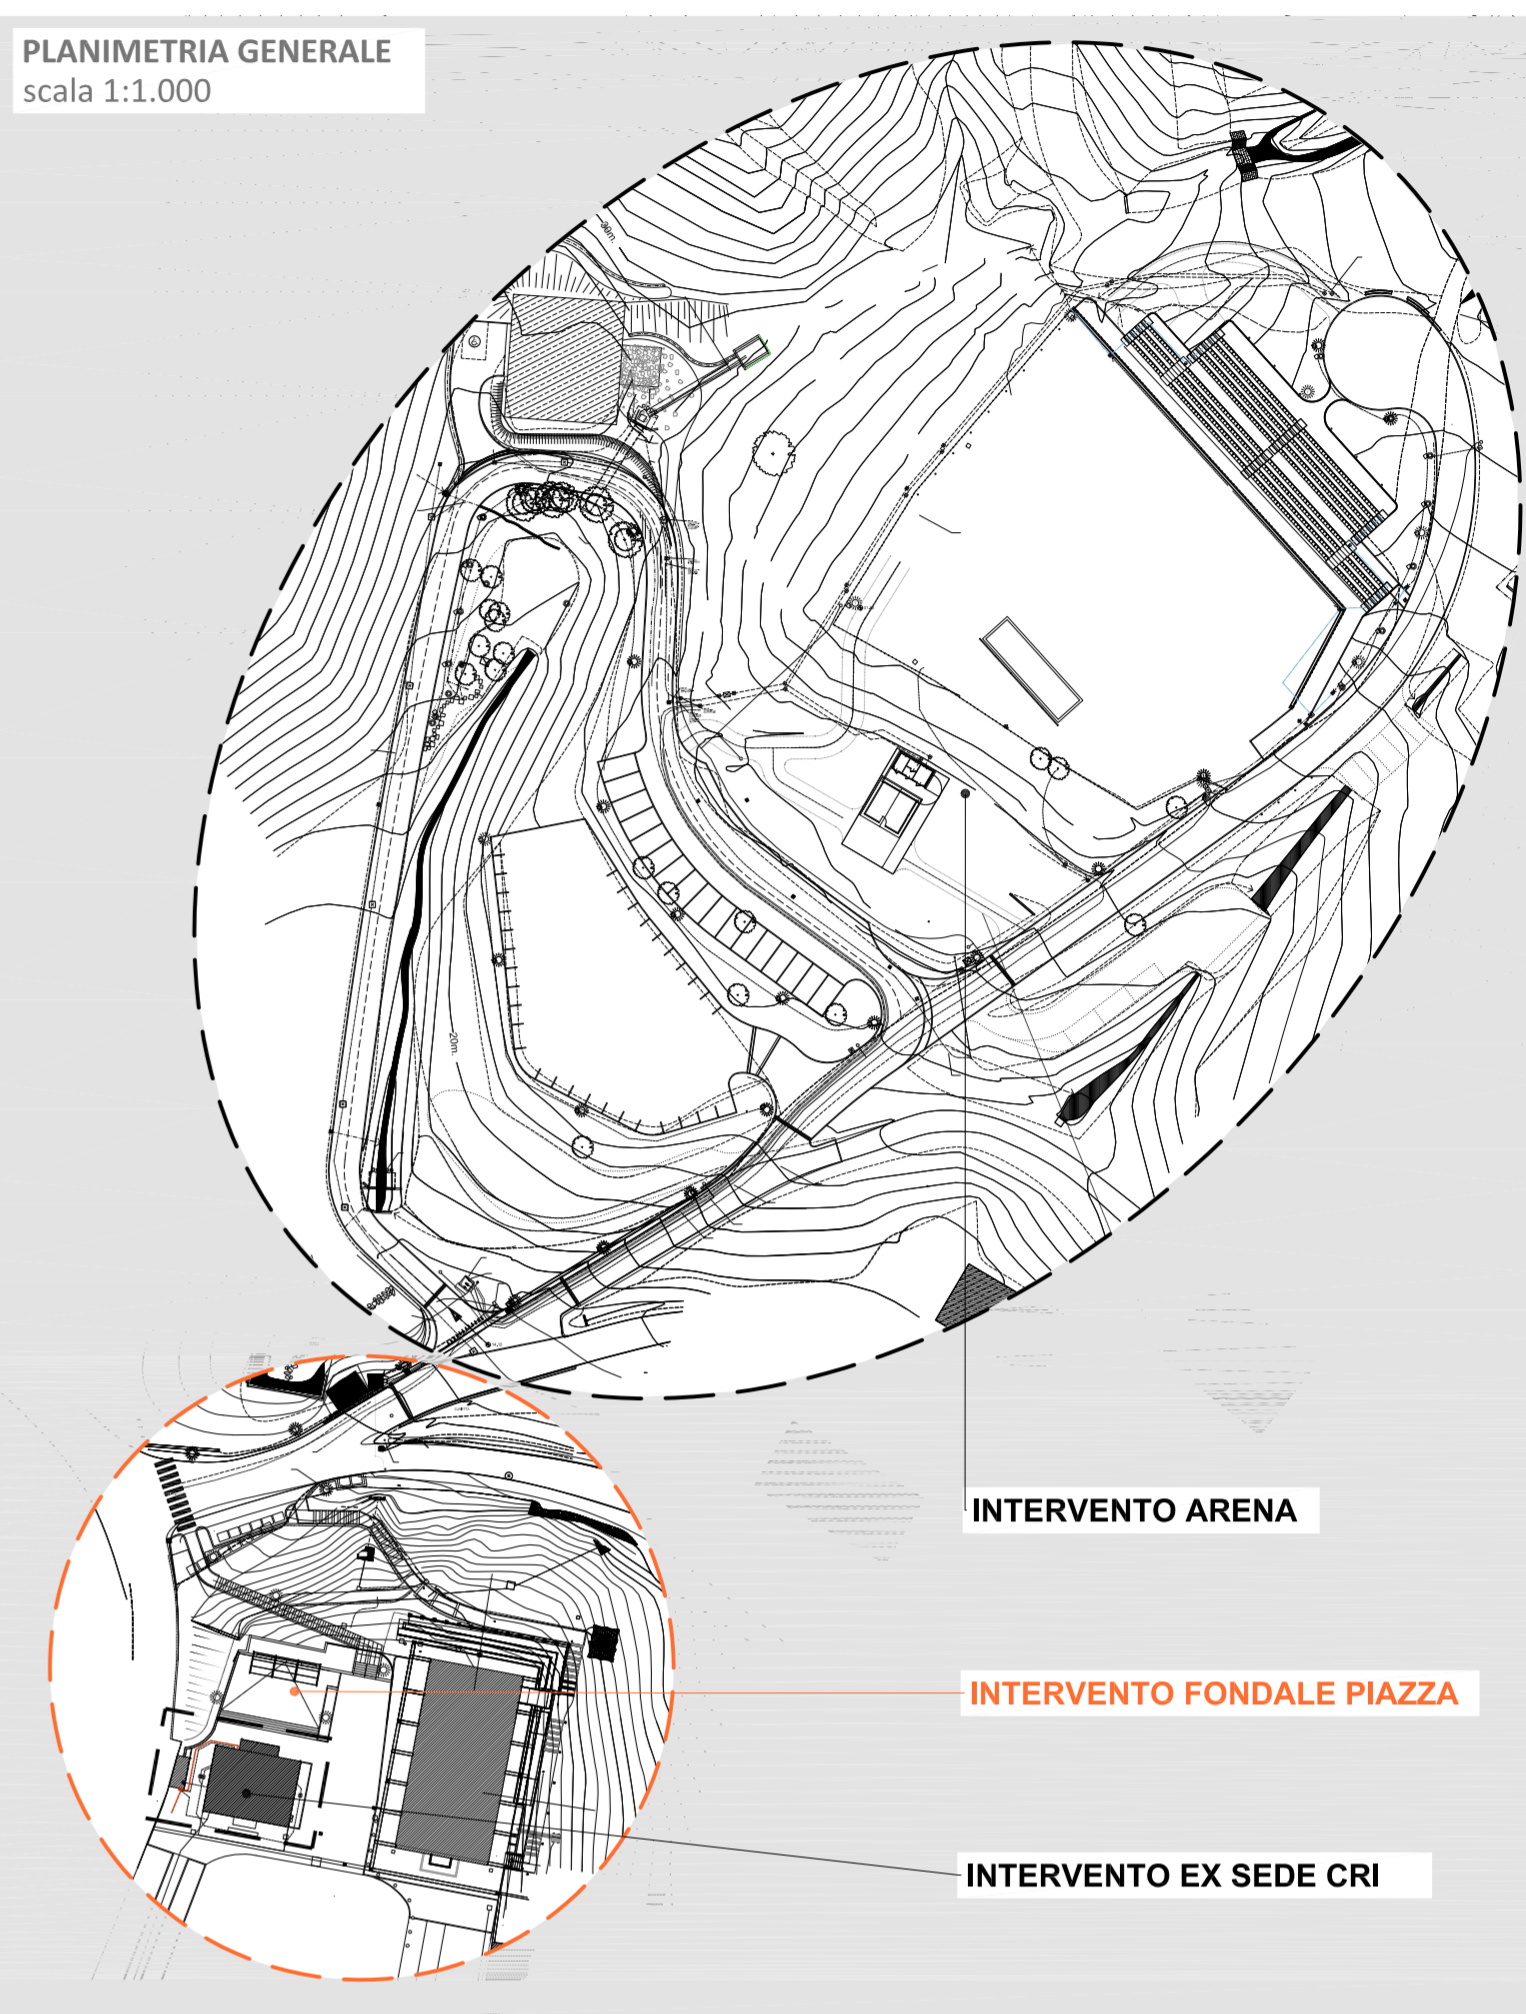

GRUPPO DI PROGETTAZIONE
tecnici incaricati
arch. **Marco Denti**
E marco.denti@roo-too.it
P.IVA 02560720357
ing. **Tania Ferrarini**
E tania.ferrarini@gmail.com
P.IVA 01846460359
collaboratore
arch. **Cristina Toni**
E cristina.toni@roo-too.it
P.IVA 02668410356
consulenti tecnici specialistici
progetto impianto meccanico
ing. **Giancarlo Manghi**
E studiomanghi@studiomanghi.net
P.IVA 018222240354
progetto impianto elettrico
p.i. **Enrico Catti**
E enrico@pentio-re.com
P.IVA 01900460354
recupito di riferimento
via O. Terzi 128/9
42123 Reggio Emilia
T +39 0522 569338

committente	COMUNE DI CANOSSA (RE)	
responsabile unico del procedimento	geom. Simone Montruccoli	
progetto	BANDO RIGENERAZIONE URBANA 2021 - RIQUALIFICAZIONE IMMOBILE EX SEDE CRI SITO IN PIAZZA MATILDE DI CANOSSA E ARENA SPETTACOLI PRESSO FORO BOARIO PIERINO RICCI AREA BOSCO DELL'IMPERO - CUP: D23D20003190006	tavola
fase	EDIFICIO EX SEDE CRI - FONDALE PIAZZA INDICAZIONE DI ORIENTAMENTO PER MIGLIORIE planimetria	01
emissione	30 gennaio 2023	
aggiornamento	-	scala 1:100

cod. 2222