


PLANIMETRIA GENERALE  
scala 1:1.000

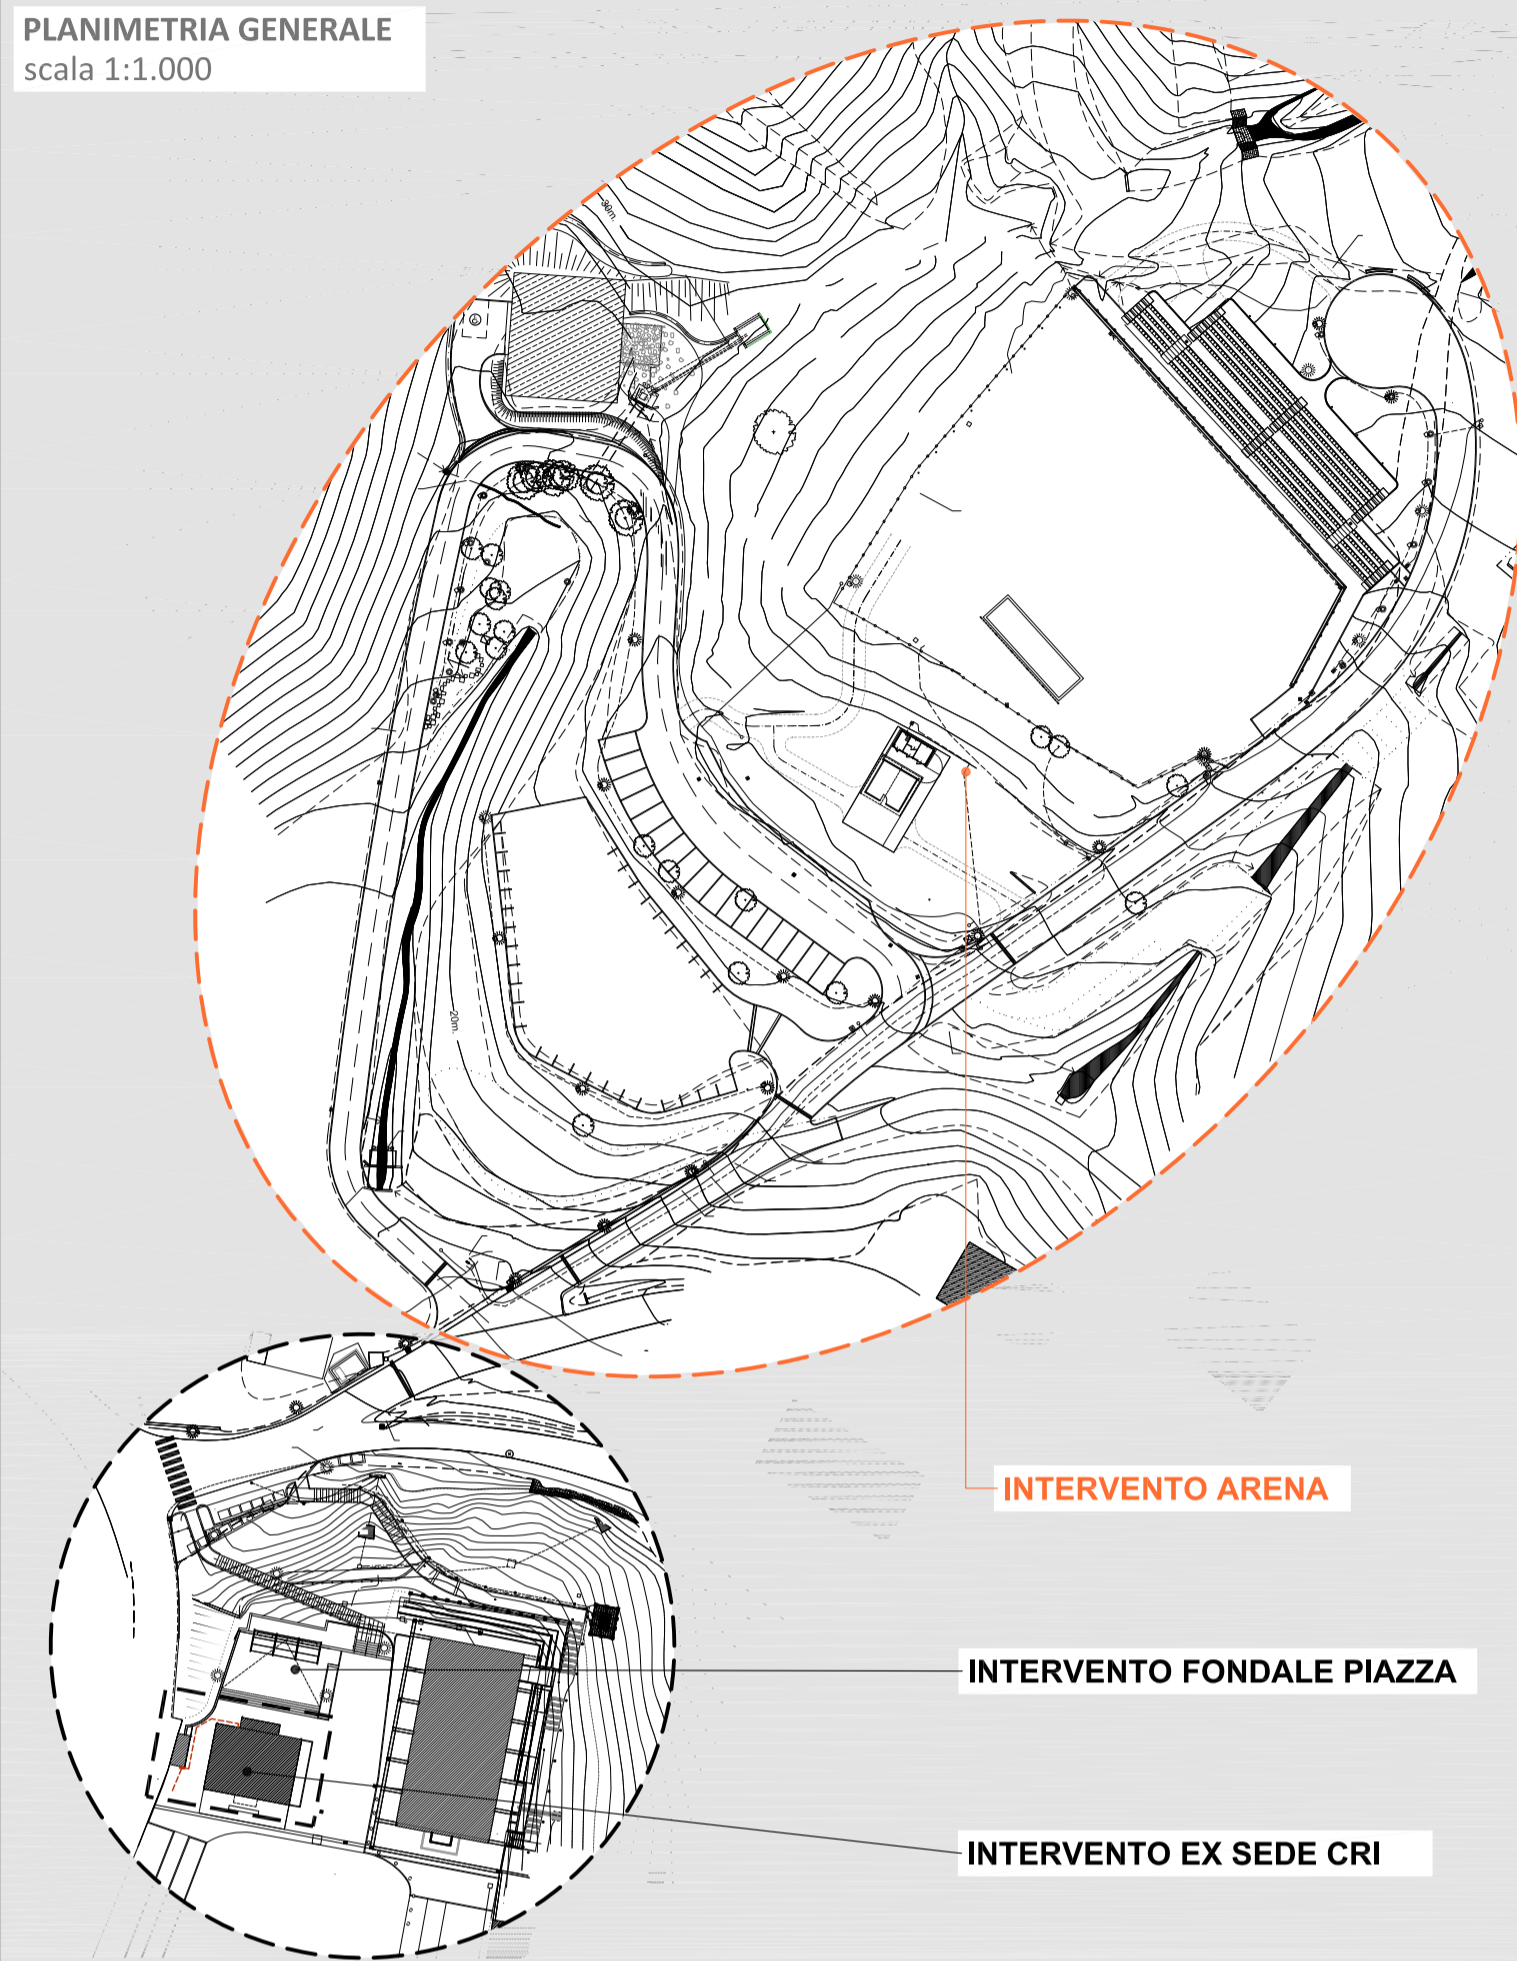

GRUPPO DI PROGETTAZIONE

tecnici incaricati  
arch. **Marco Denti**  
E: marco.denti@too.too.it  
P.IVA 02560720357  
ing. **Tania Ferrarini**  
E: tania.ferrarini@gmail.com  
P.IVA 01846860399  
collaboratore  
arch. **Cristina Toni**  
E: cristina.toni@too.too.it  
P.IVA 02668410356  
consulenti tecnici specialistici  
progetto impianto meccanico  
ing. **Giancarlo Manghi**  
E: studiomanghi@studiomanghi.net  
P.IVA 01622260354  
progetto impianto elettrico  
p.l. **Enrico Catti**  
E: catti@ente-re.com  
P.IVA 01980460354  
recapito di riferimento  
via O. Tenni 128/B  
42123 Reggio Emilia  
T +39 0522 569358

committente **COMUNE DI CANOSSA (RE)**  
responsabile unico  
del procedimento geom. Simone Montrucchi



progetto **BANDO RIGENERAZIONE URBANA 2021 -  
RIQUALIFICAZIONE IMMOBILE EX SEDE CRI SITO IN  
PIAZZA MATILDE DI CANOSSA E ARENA SPETTACOLI  
PRESSO FORO BOARIO PIERINO RICCI AREA BOSCO  
DELL'IMPERO - CUP: D23D20003190006**

fase  
titolo elaborato **ARENA  
INDICAZIONE DI ORIENTAMENTO PER MIGLIORE  
PLANIMETRIA**

emissione 30 gennaio 2023  
aggiornamento -

tavola

02

scala  
1:250

cod. 2222